


PLANTA BAIXA
sup = 28,69 m²

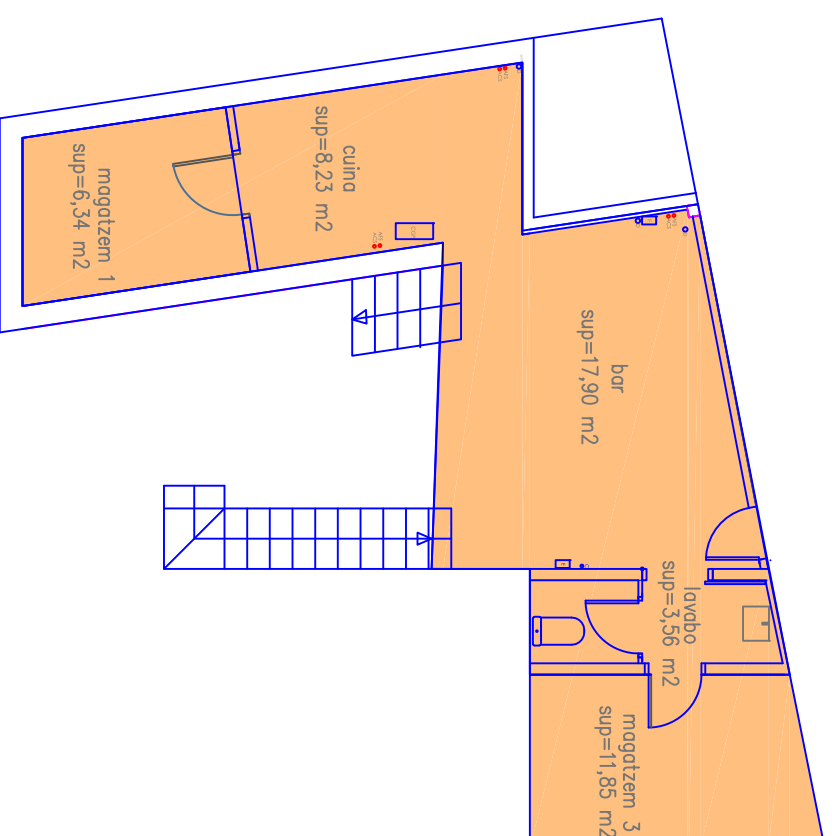

PLANTA BAIXA
sup = 47,88 m²

PROJECTE:

BAR CENTRE CIVIC

SITUACIÓ:

**PLAÇA MAJOR
08275 CALDERS**

PROPIETARI

AJUNTAMENT DE CALDERS

PLANOL:

PLANTA

NUMERO:

1

ESCALA:

1/100

DATA:

MAIG-17

ARQUITECTE TÈCNIC: **JORDI MORERA SANCHEZ**
NUM. COL·LEGIAT: